




Comune di Pescara

Gestione Safety

**"Celebrazione del Centenario dell'impresa di Fiume guidata dal poeta abruzzese Gabriele D'Annunzio"  
"Aperitivo fiumano" - 11 Settembre 2019 - Ore 18:00 - Molo Nord, Trabocchi - Pescara (PE)**

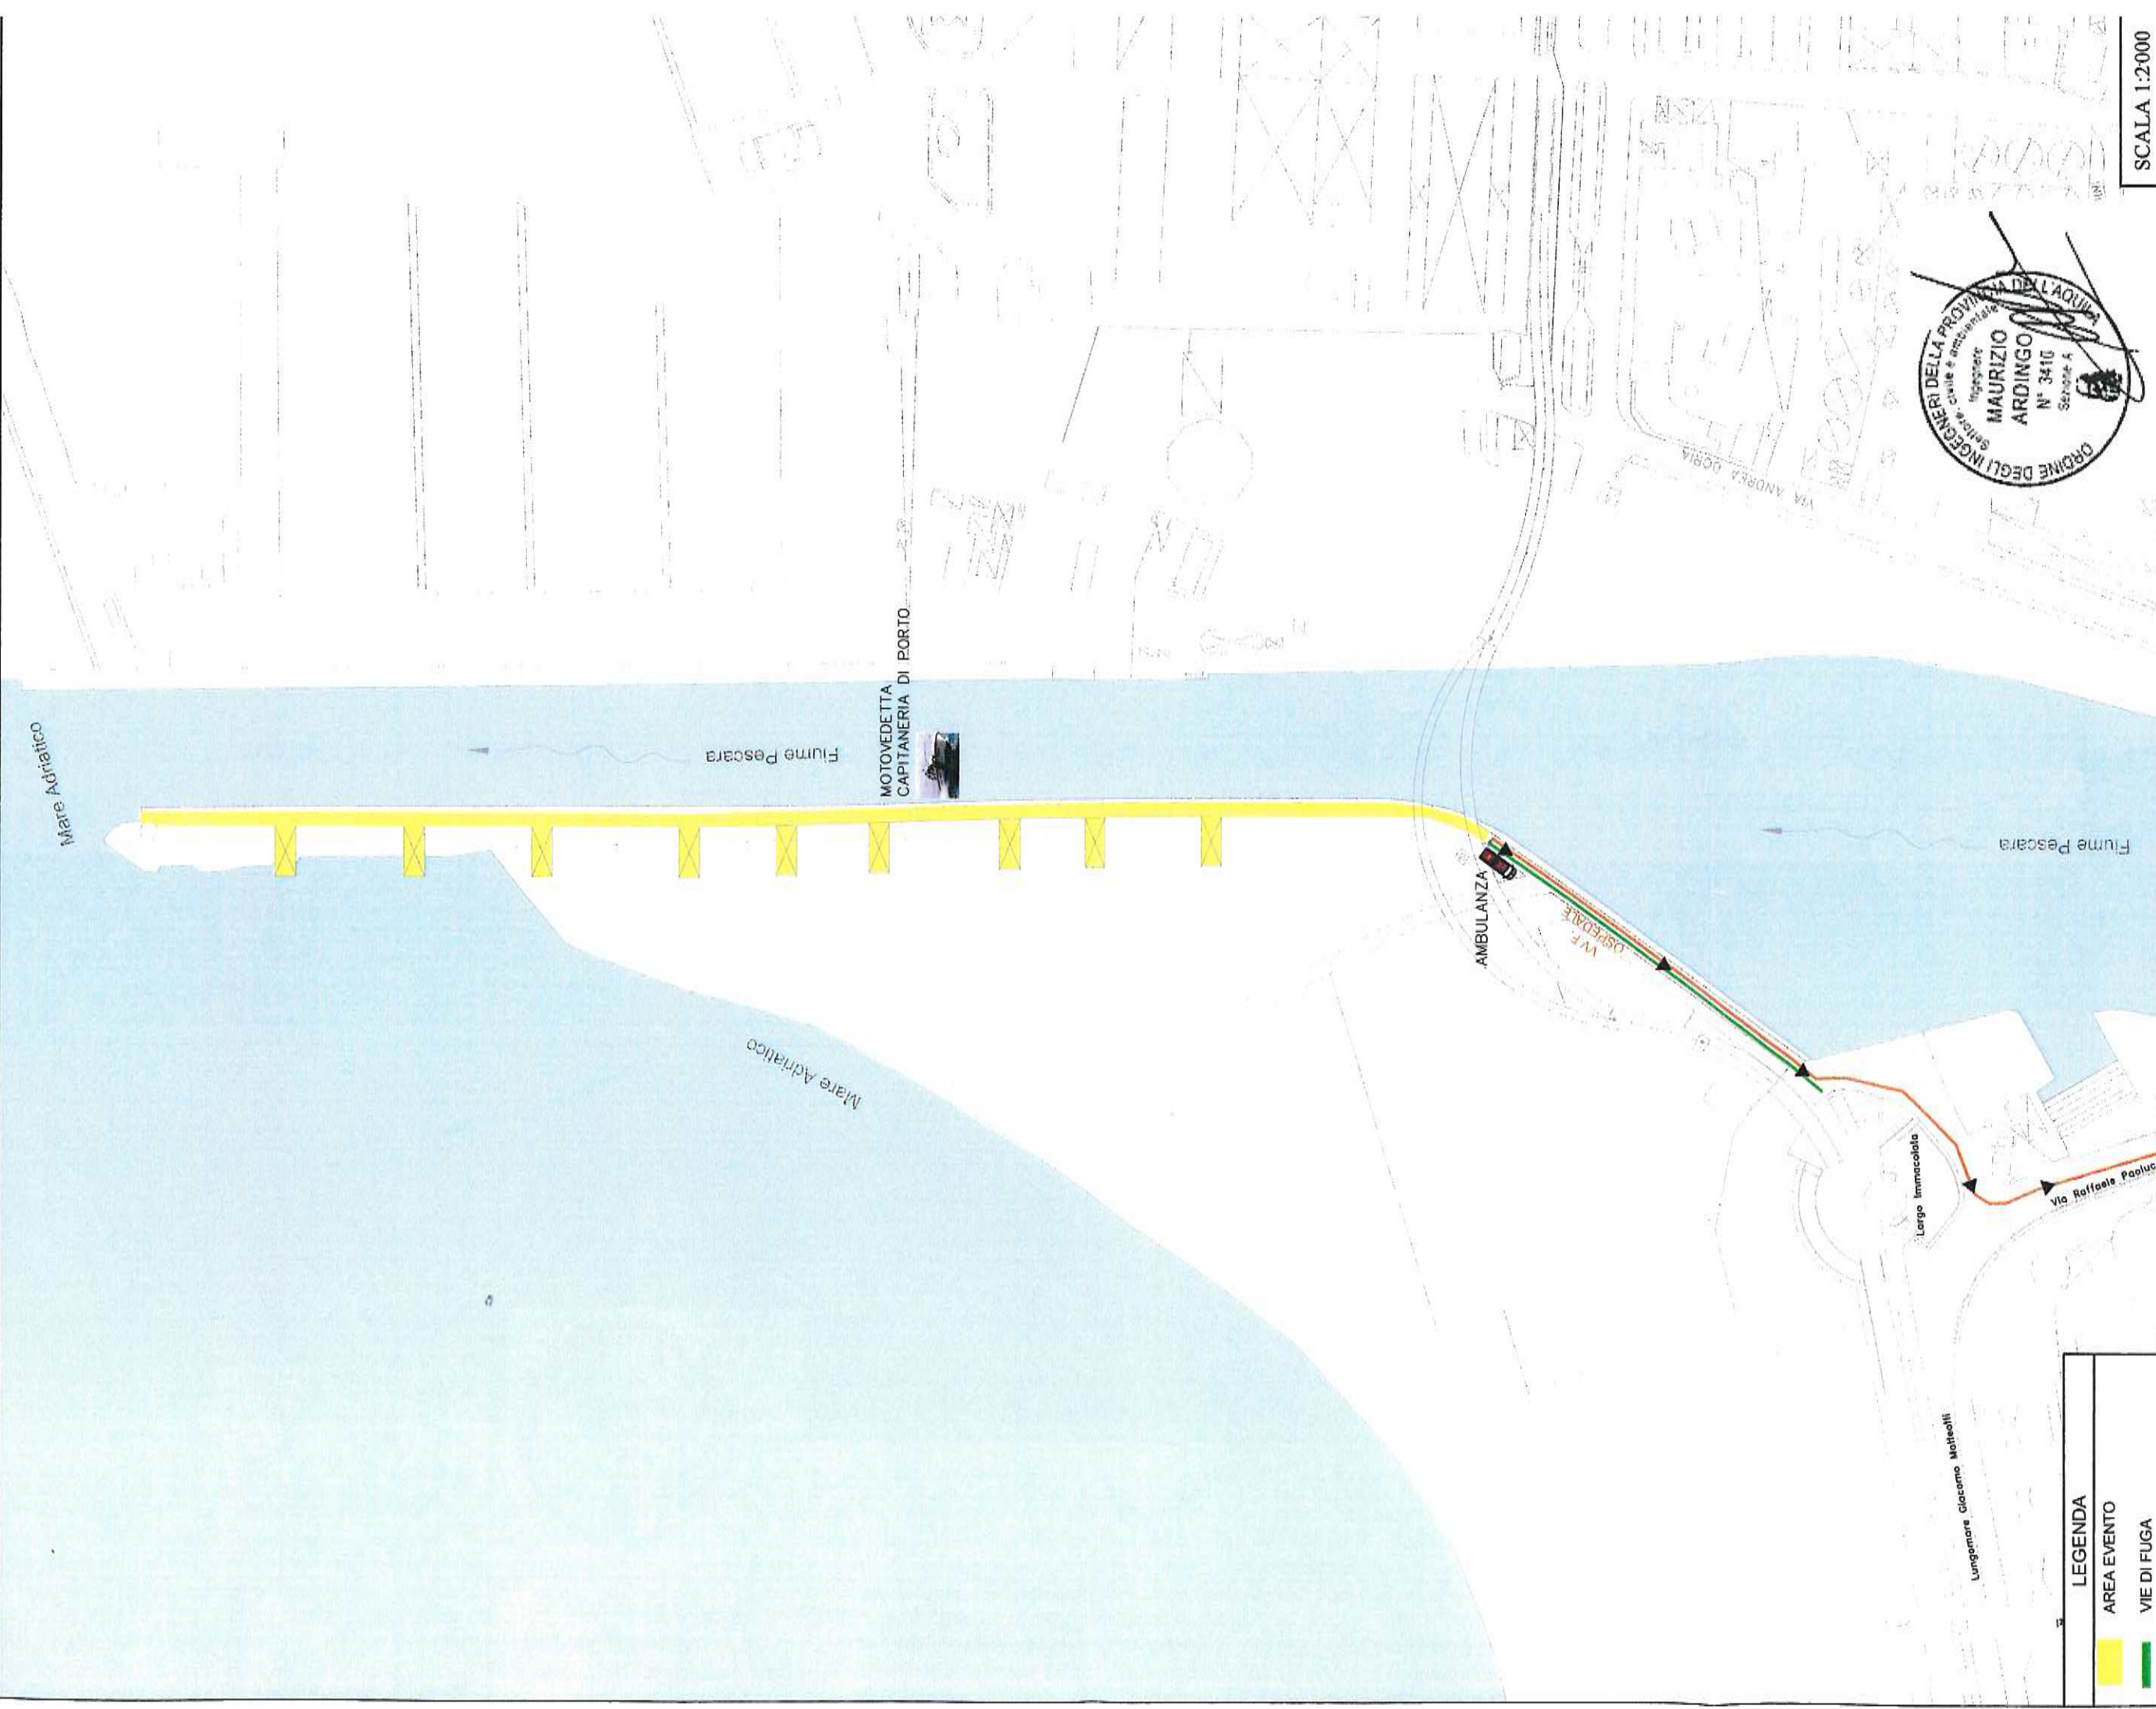

**LEGENDA**

-  AREA EVENTO
-  VIE DI FUGA
-  PERCORSI MEZZI DI SOCCORSO
-  AMBULANZA
-  MOTOVEDETTA CAPITANERIA DI PORTO



**safety security manager**  
Studio Tecnico  
Dott. Ing. Maurizio Ardingo

Infolirizzi e recapiti: sede: Via E. De Nicola, 10 - 67100 L'Aquila (AQ)  
Tel 0862/313852 - Fax 0862/320623 - mail: maurizio@ardingo.it  
Iscrizioni: Ordine degli Ingegneri della Provincia dell'Aquila  
Certificazione Competenze Professionali ICP/Prev - Manager Sistemi di Sicurezza e Salute n° registrazione 27/2011  
Iscritto nell'elenco degli Esperti Antincendio ai sensi della Ex Legge 81/88+ DM 05/08/2011 - n° AQ 000651004958

SCALA 1:2000  
TAV. 1  
30/08/2019  
Rev. 00